 


# Comune di Villafrati

Provincia di Palermo

## "Lavori di rifacimento e ristrutturazione del campo sportivo comunale - campo di calcio"

### PROGETTO ESECUTIVO



**Il progettista:**

Ing. Pietro Faraone  
Ordine Ingg. di Palermo  
Iscritto al n. 3699

**Responsabile Unico del Procedimento:**

Arch. Maria Tantillo

VALIDAZIONE PROGETTO ESECUTIVO  
ai sensi dell'art. 55 del D.P.R. 207/2010 e s.m.i.

e  
PARERE TECNICO ai sensi dell'art. 5, comma 3,  
della L.R. n. 12/2011.

Villafrati

Tipo di elaborato: IMPIANTI TECNOLOGICI - Impianto elettrico

Oggetto: **Particolari costruttivi**

N. Tav.: IT.E06

Scala: Varie

Data:

Fase: VERIFICA


Responsabile del Procedimento:

Conforme  Non conforme  Conformità condizionata a:


# COLLETTORE PRINCIPALE DI TERRA

scala: 1:4


VISTA FRONTALE

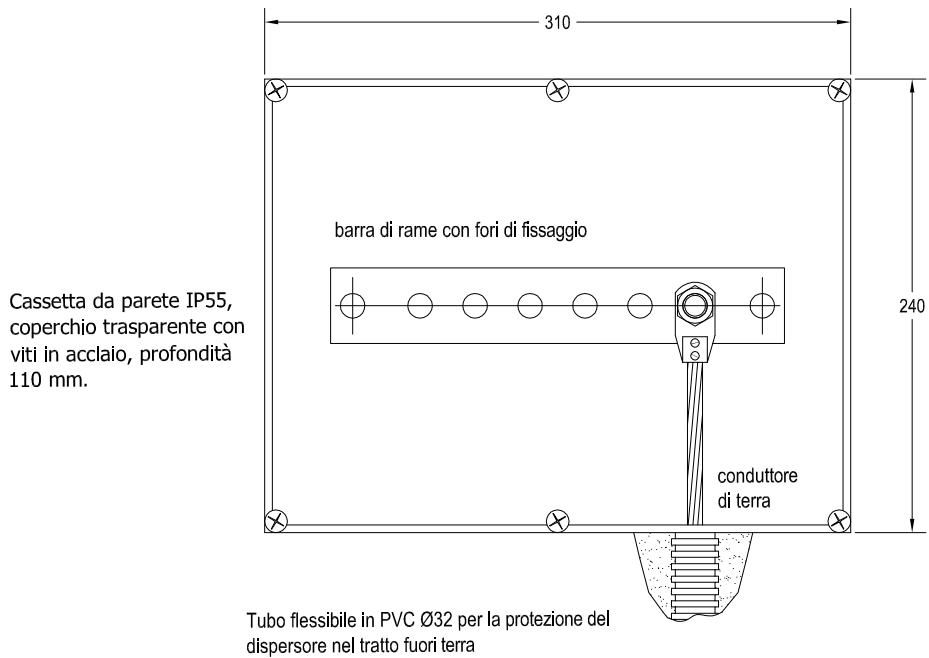


POSIZIONE CASSETTA

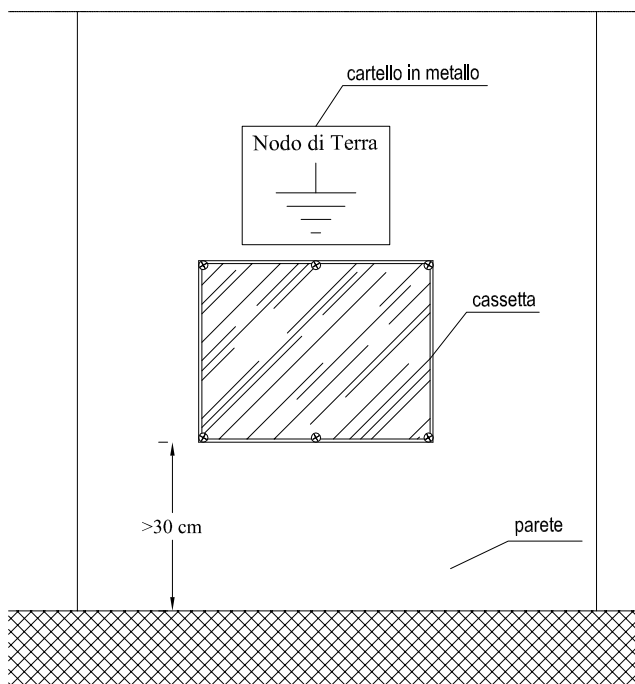


PARTICOLARE CONNESSIONE NODO EQP

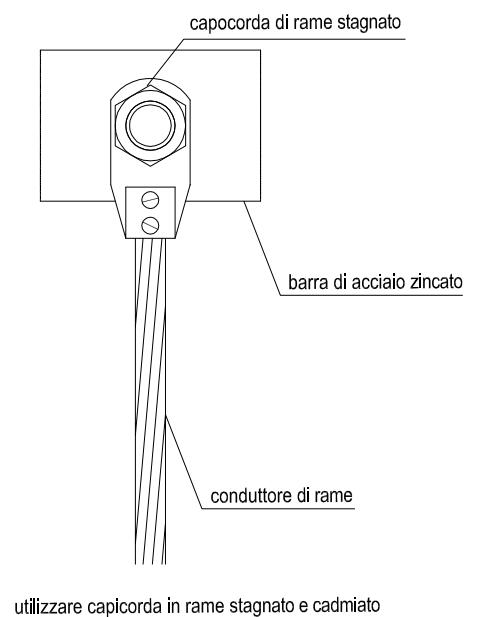


**DISPOSIZIONE DELLE APPARECCHIATURE ELETTRICHE,  
AI FINI DELL'ELIMINAZIONE DELLE BARRIERE ARCHITETTONICHE  
(QUOTE IN CENTIMETRI)**

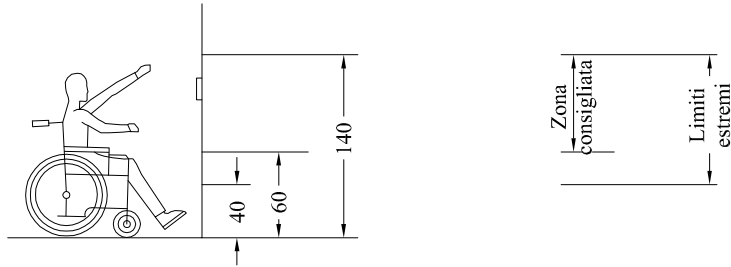


a) Altezza campanelli e pulsanti di comando

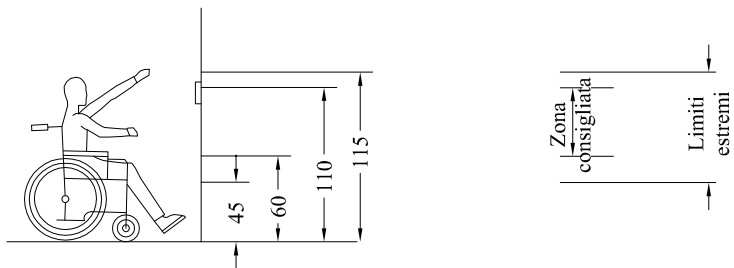

b) Altezza prese energia, tv e telefono

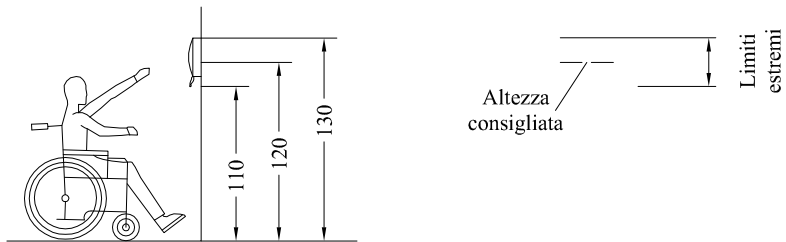


c) Altezza citofono

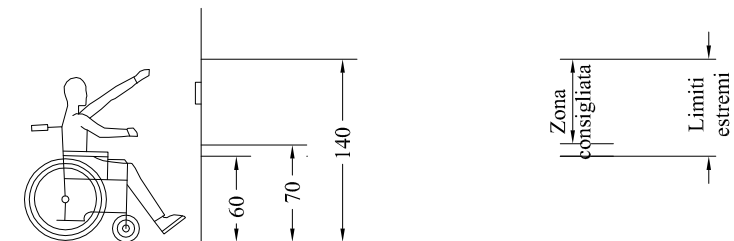

d) Altezza interruttori, quadri elettrici

# PALO IN ACCIAIO ZINCATO A CALDO CON TRATTAMENTO SUPERFICIALE DI VERNICIATURA ACRILICA


scala 1:50

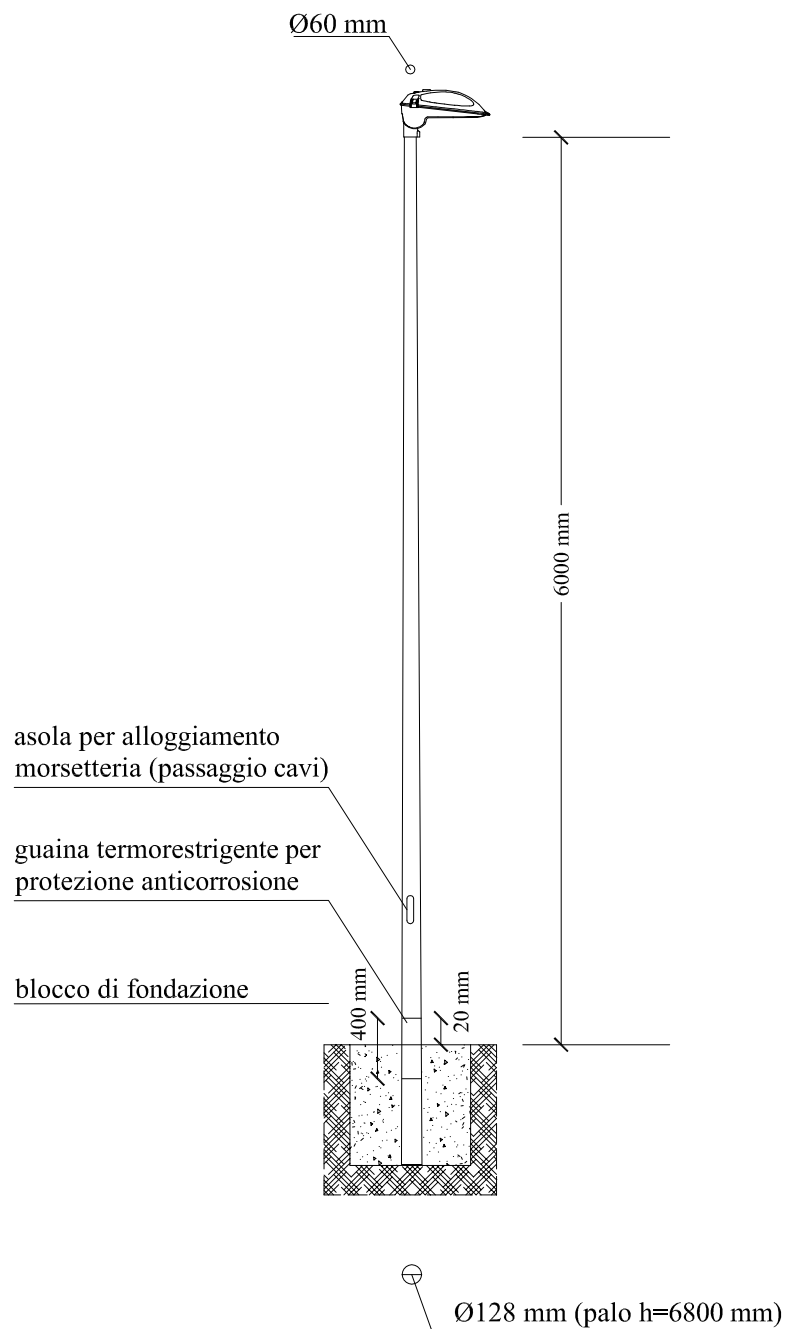

Simbolo in planimetria: ●—⊗ palo h= 6800

# PALO IN ACCIAIO ZINCATO A CALDO CON TRATTAMENTO SUPERFICIALE DI VERNICIATURA ACRILICA

scala 1:50

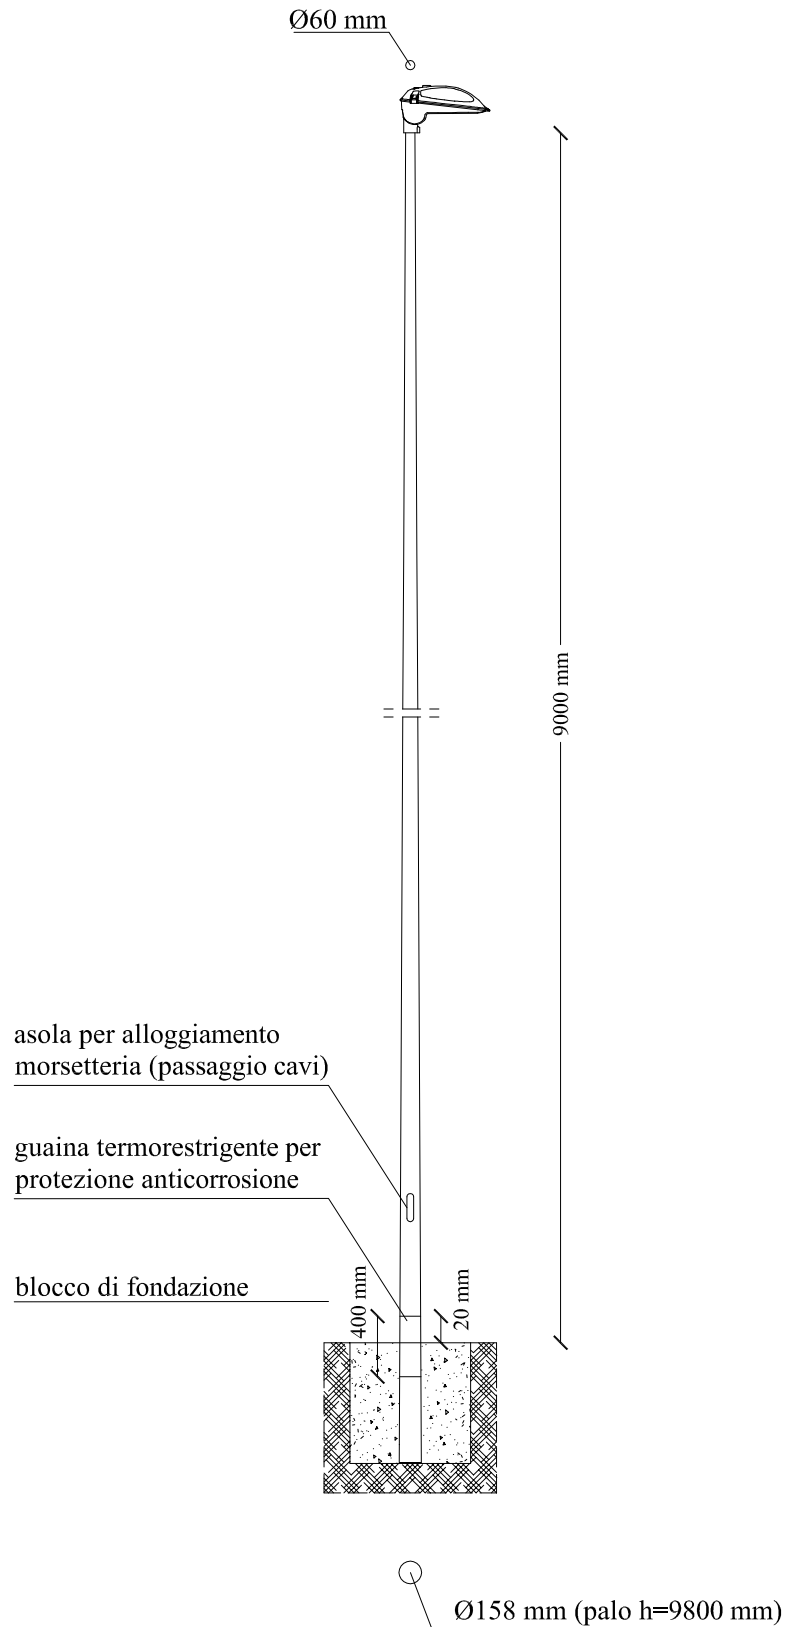

Simbolo in planimetria: ● □ palo h= 9800

# BLOCCO DI FONDAZIONE CON POZZETTO SEPARATO

Scala 1:10

