 


# Comune di Villafrati

Provincia di Palermo

## "Lavori di rifacimento e ristrutturazione del campo sportivo comunale - campo di calcio"

### PROGETTO ESECUTIVO



**Il progettista:**

Ing. Pietro Faraone  
Ordine Ingg. di Palermo  
Iscritto al n. 3699

**Responsabile Unico del Procedimento:**

Arch. Maria Tantillo

VALIDAZIONE PROGETTO ESECUTIVO  
ai sensi dell'art. 55 del D.P.R. 207/2010 e s.m.i.

e  
PARERE TECNICO ai sensi dell'art. 5, comma 3,  
della L.R. n. 12/2011.

Villafrati

Tipo di elaborato: IMPIANTI TECNOLOGICI - Impianto fognante  
Spogliatoio atleti

Oggetto: **Pianta**

N. Tav.: IT.F03

Scala: 1:100

Data:

 



Fase: VERIFICA

Responsabile del Procedimento:

Conforme  Non conforme  Conformità condizionata a:

LEGENDA

- Tubazione in PEAD Ø 250mm
- Tubazione in PEAD Ø 125 mm
- Tubazione in PEAD Ø 100 mm
- Tubazione in PEAD Ø 50 mm



-  Pozzetto sifonato di ispezione delle dimensioni utili di 80x50 cm
-  Pozzetto sifonato di ispezione base pluviale delle dimensioni utili di 50x50 cm
-  Pozzetto di ispezione delle dimensioni utili di 80x80 cm
-  Pluviale Ø 100 mm

NOTE

Il posizionamento dei componenti ed il percorso delle tubazioni è indicativo. In fase di esecuzione dei lavori ed eseguiti gli interventi edilizi tale posizionamento andrà definito con la D.L.  
Le pendenze delle tubazioni andranno definite durante l'esecuzione dei lavori.

LEGENDA

1. Spogliatoio atleti mq. 30,00 (Dimensionato per n.17 atleti)
2. Area docce mq. 7,30
3. Anti w.c. mq. 5,20
4. w.c D.A. mq. 2,40
5. Spogliatoio giudici di gara mq. 11,70
6. Area docce mq. 3,45
7. w.c. D.A. mq. 2,85
8. Infermeria mq.12,30
9. Anti w.c. D.A. mq. 2,40
10. w.c. D.A. mq. 2,20
11. Ripostiglio mq. 1,35
12. Locale tecnico mq. 14,50
13. Magazzino mq. 13,50

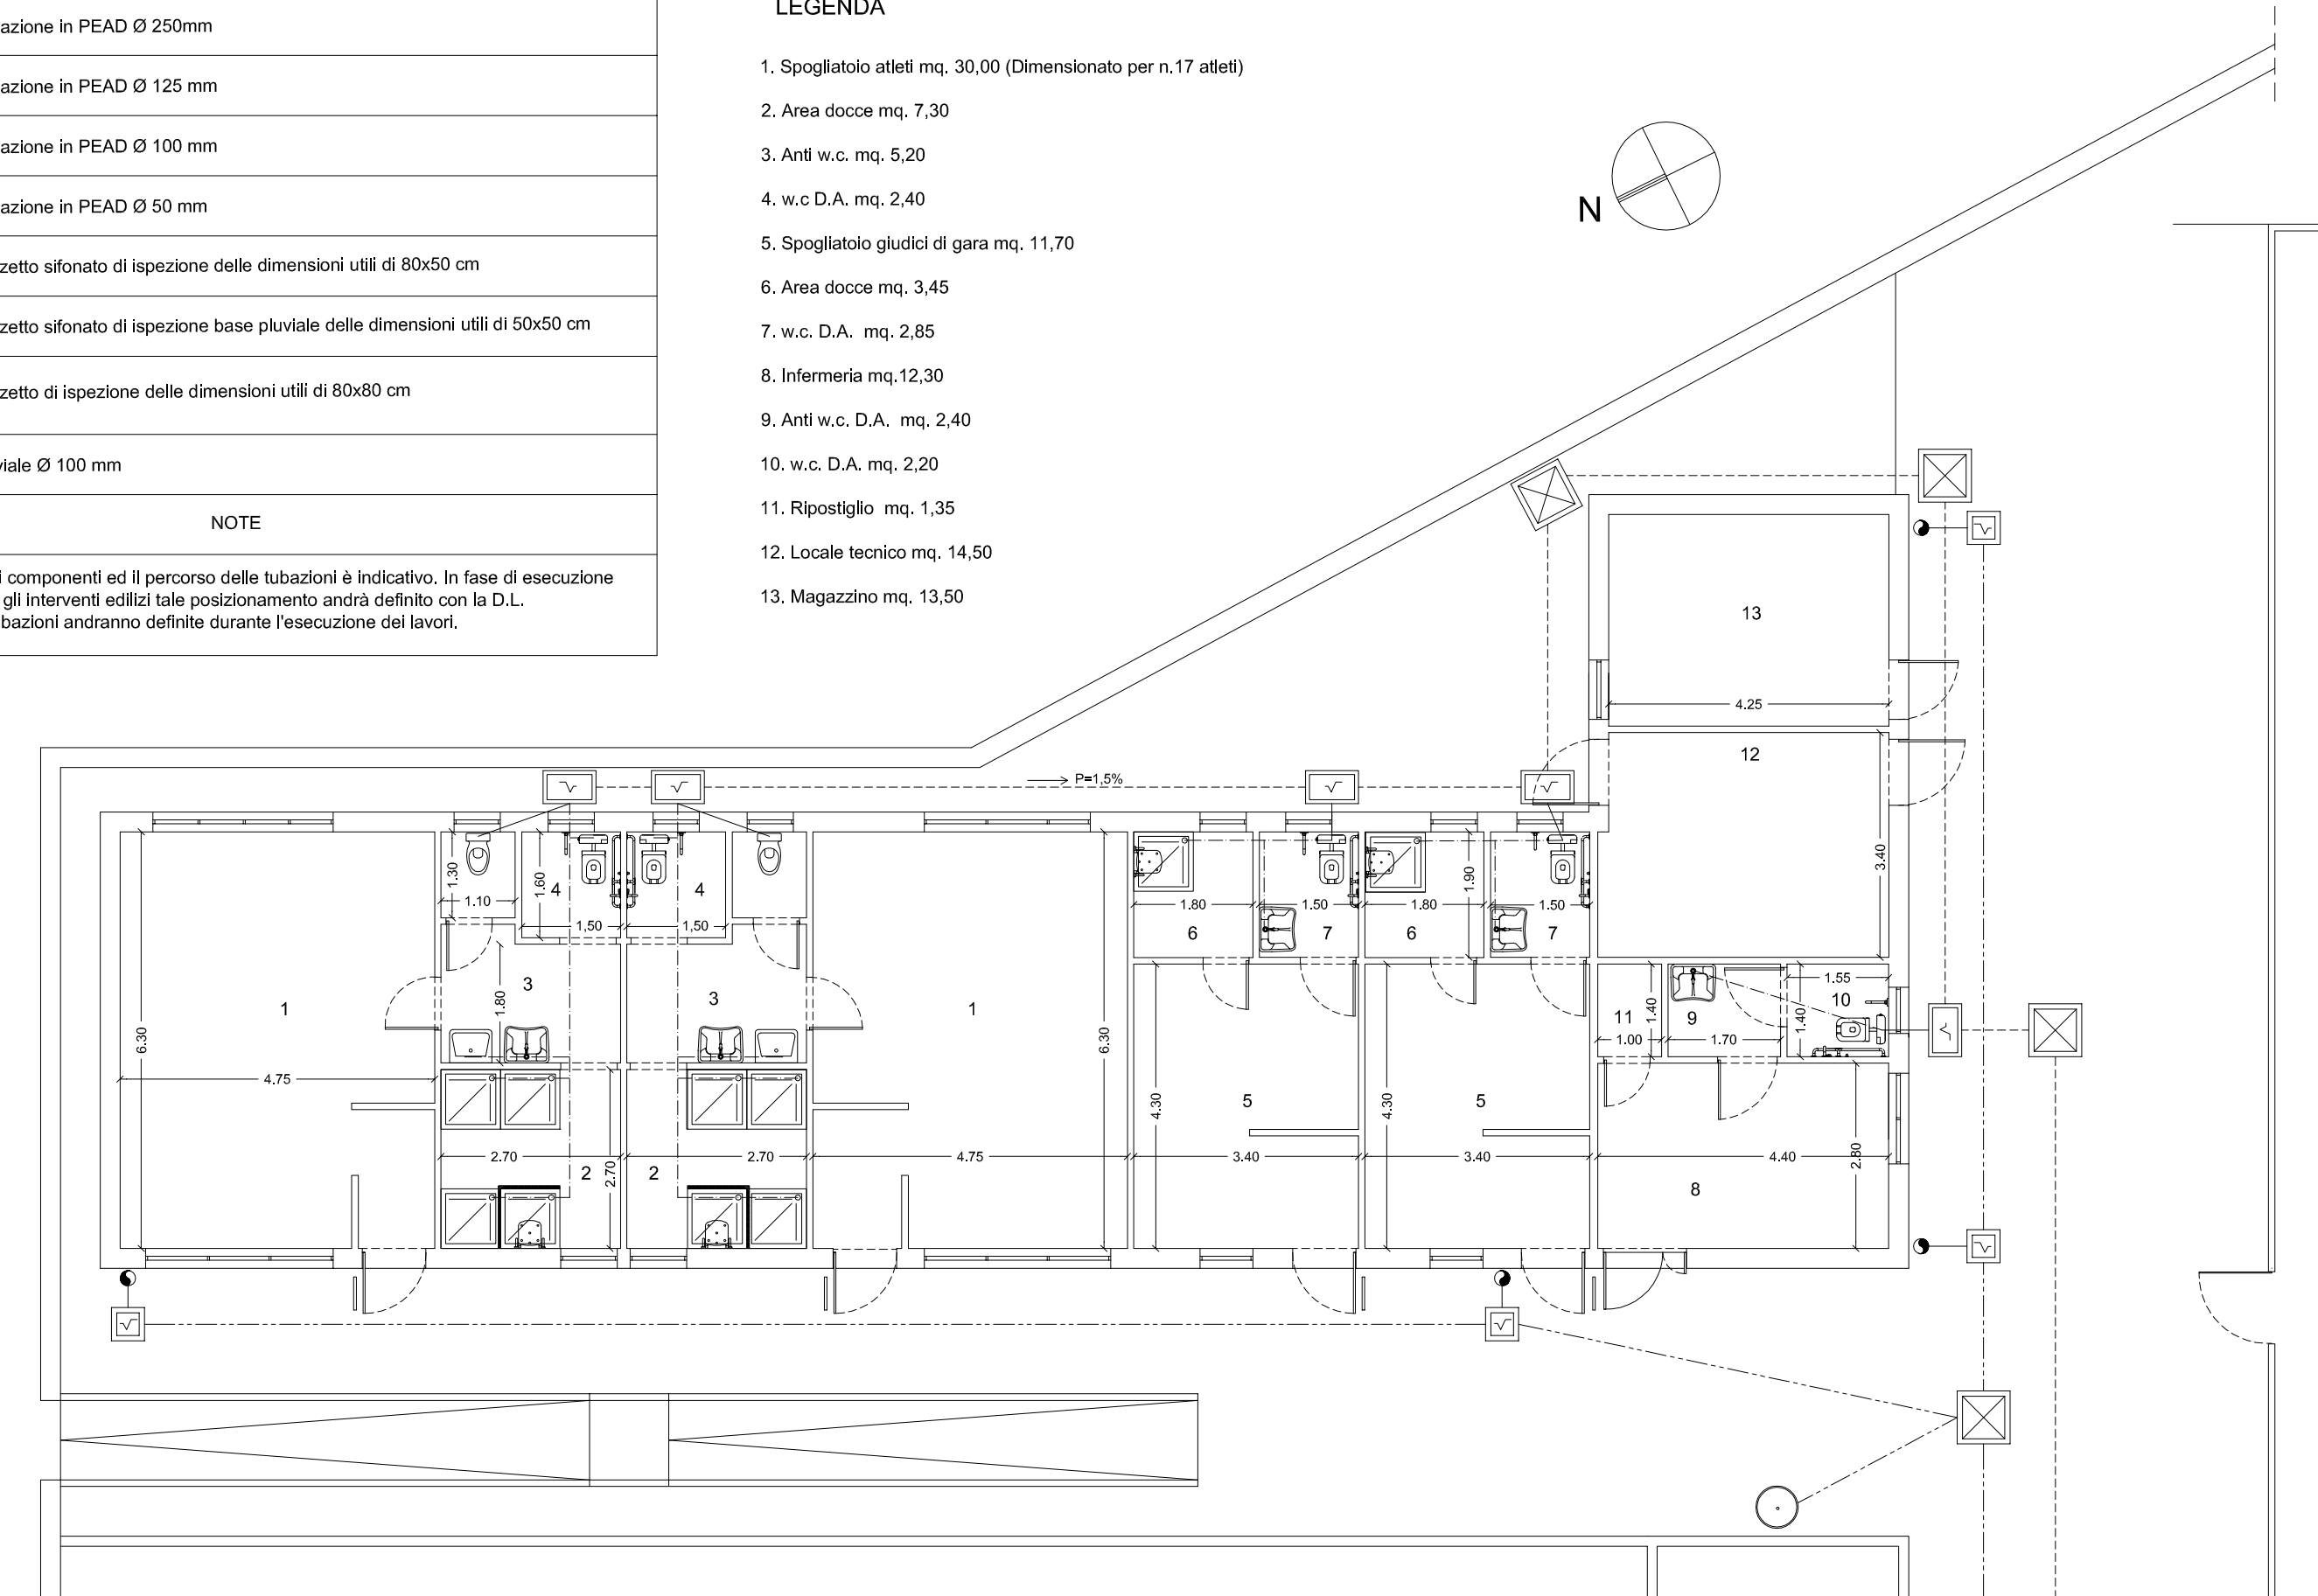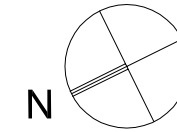

PIANTA PIANO TERRA